



PLANTA DE COBERTURA  
RESERVATÓRIOS

ESCALA 1/50

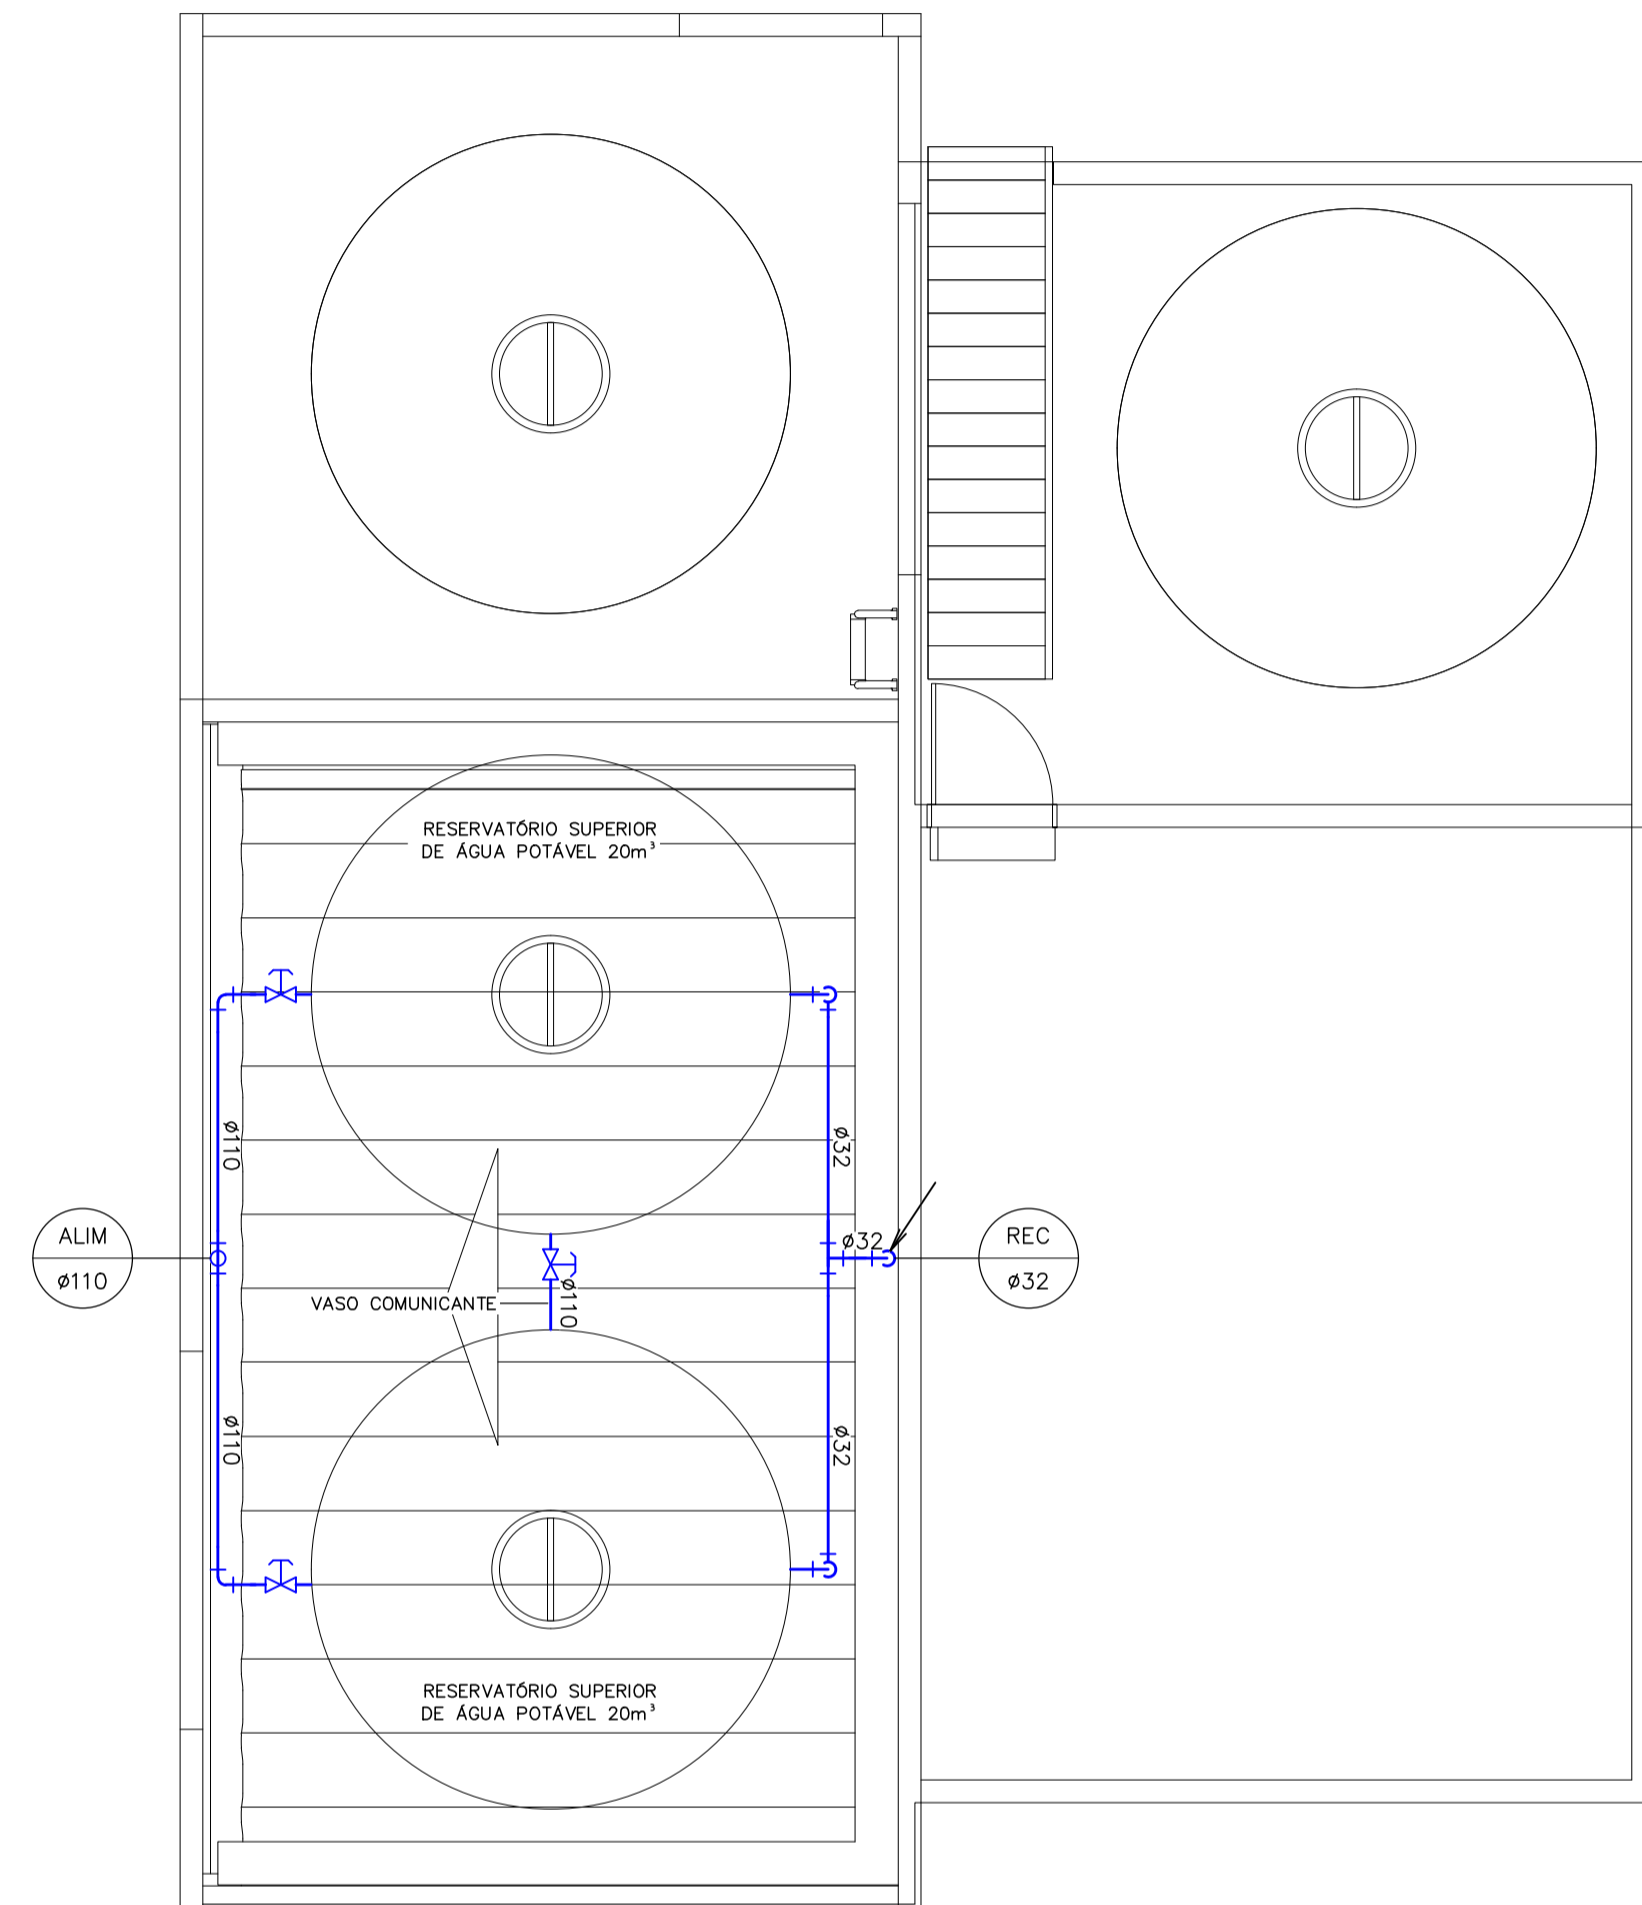


PLANTA BAIXA TÉRREO  
RESERVATÓRIOS

ESCALA 1/50

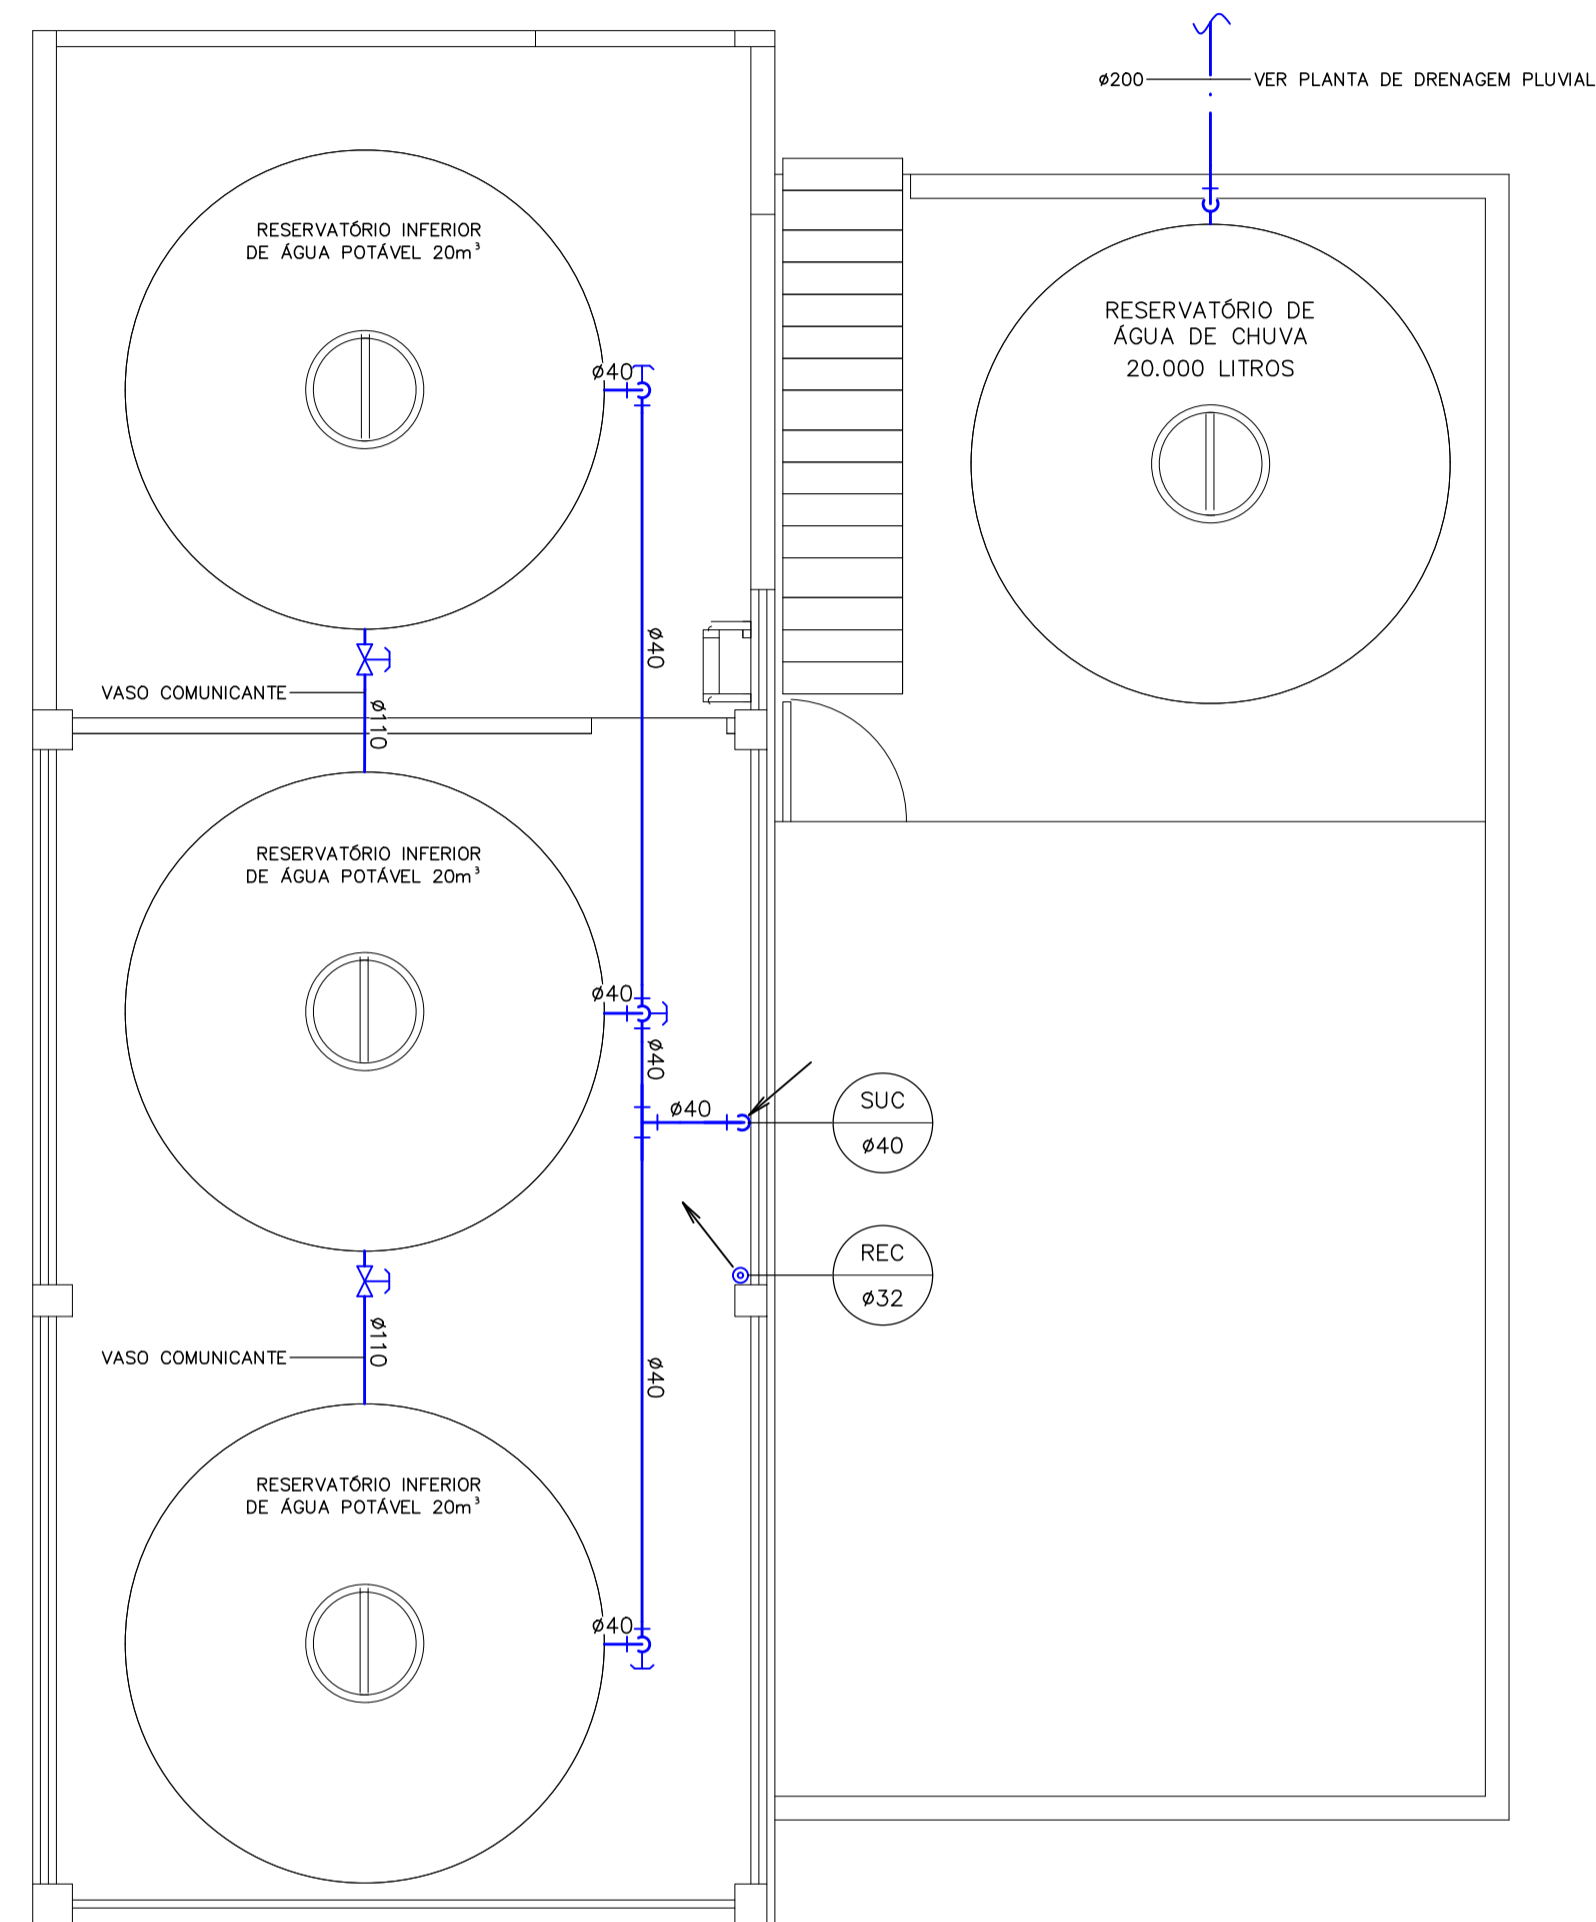

PLANTA BAIXA SUBSOLO  
CASA DE BOMBAS

ESCALA 1/50

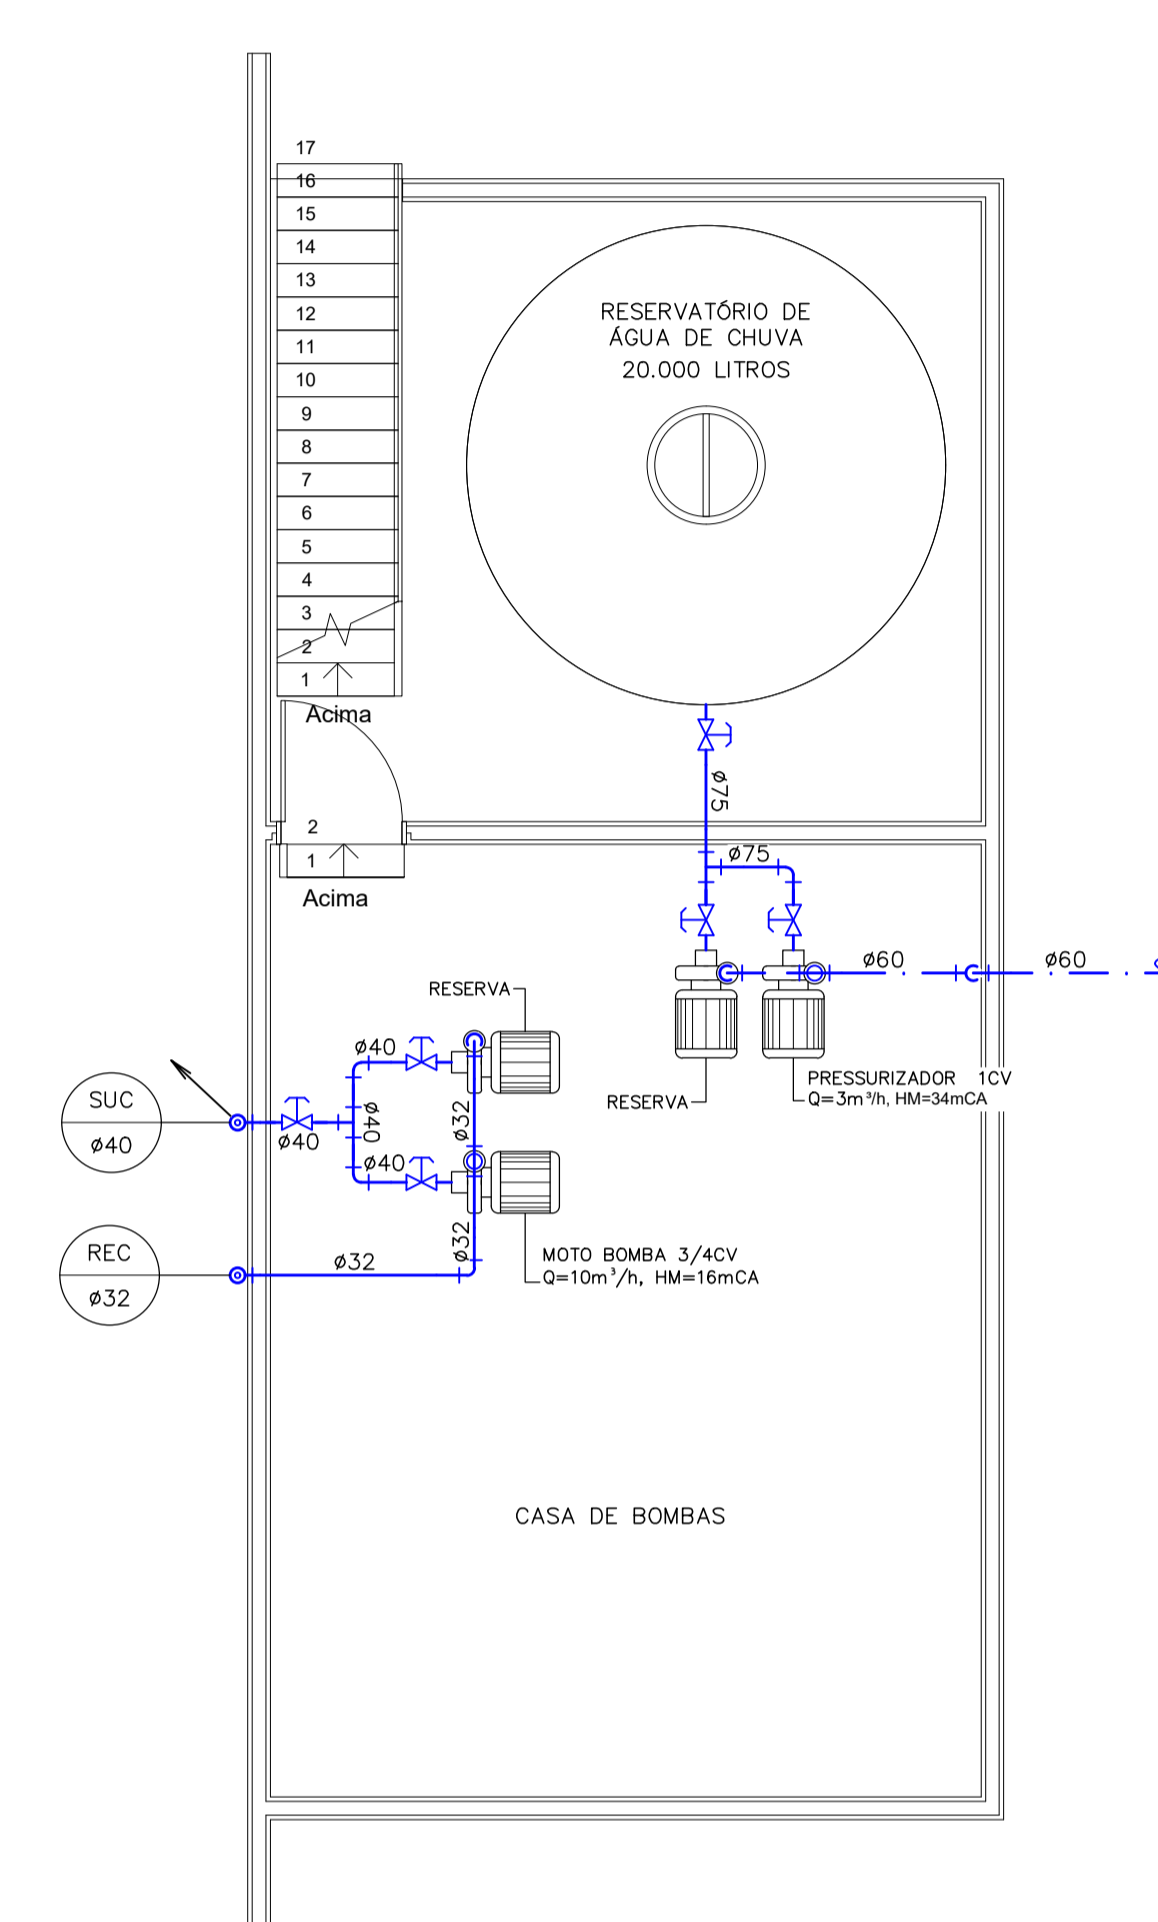

LEGENDA

- TUBULAÇÃO DE ÁGUA POTÁVEL EM PVC.
- TUBULAÇÃO DE ÁGUA DE CHUVA EM PVC.
- REGISTRO DE GAVETA.
- TORNEIRA DE BÓIA.
- MOTO-BOMBA DE RECALQUE OU PRESSURIZADOR.
- INDICAÇÃO DE COLUNA DA PRUMADA VERTICAL.



<small>OPERA</small> <b>HOSPITAL LUIZ EDUARDO MAGALHÃES</b> <small>AVENIDA BRASÍLIA S/N, LUIZ EDUARDO MAGALHÃES-BA</small>		<small>NOVEMBRO 2019</small>
<small>PROJETO</small> <b>INSTALAÇÕES HIDRÁULICAS</b>		
<small>PLANTA</small> <b>RESERVATÓRIOS</b>	<small>ESCALA</small> <b>1/50</b>	
<small>PROJETISTA</small> <b>ENGº BRUCINEI FARIAS DA SILVA</b> <small>CONFEA: 50076961-3 / CREA: 15430-BA                  TEL.: (71) 3237-6783, E-MAIL - brucinei@terra.com.br</small>	<small>DESENHO</small> 	<b>HLEN-RES-HI-1</b>
<small>DESENHISTA</small> FRANKLIN	<small>REVISÃO</small> RV-0	