



PLANTA DE COBERTURA
RESÍDUOS E LAVAGEM

ESCALA 1/25

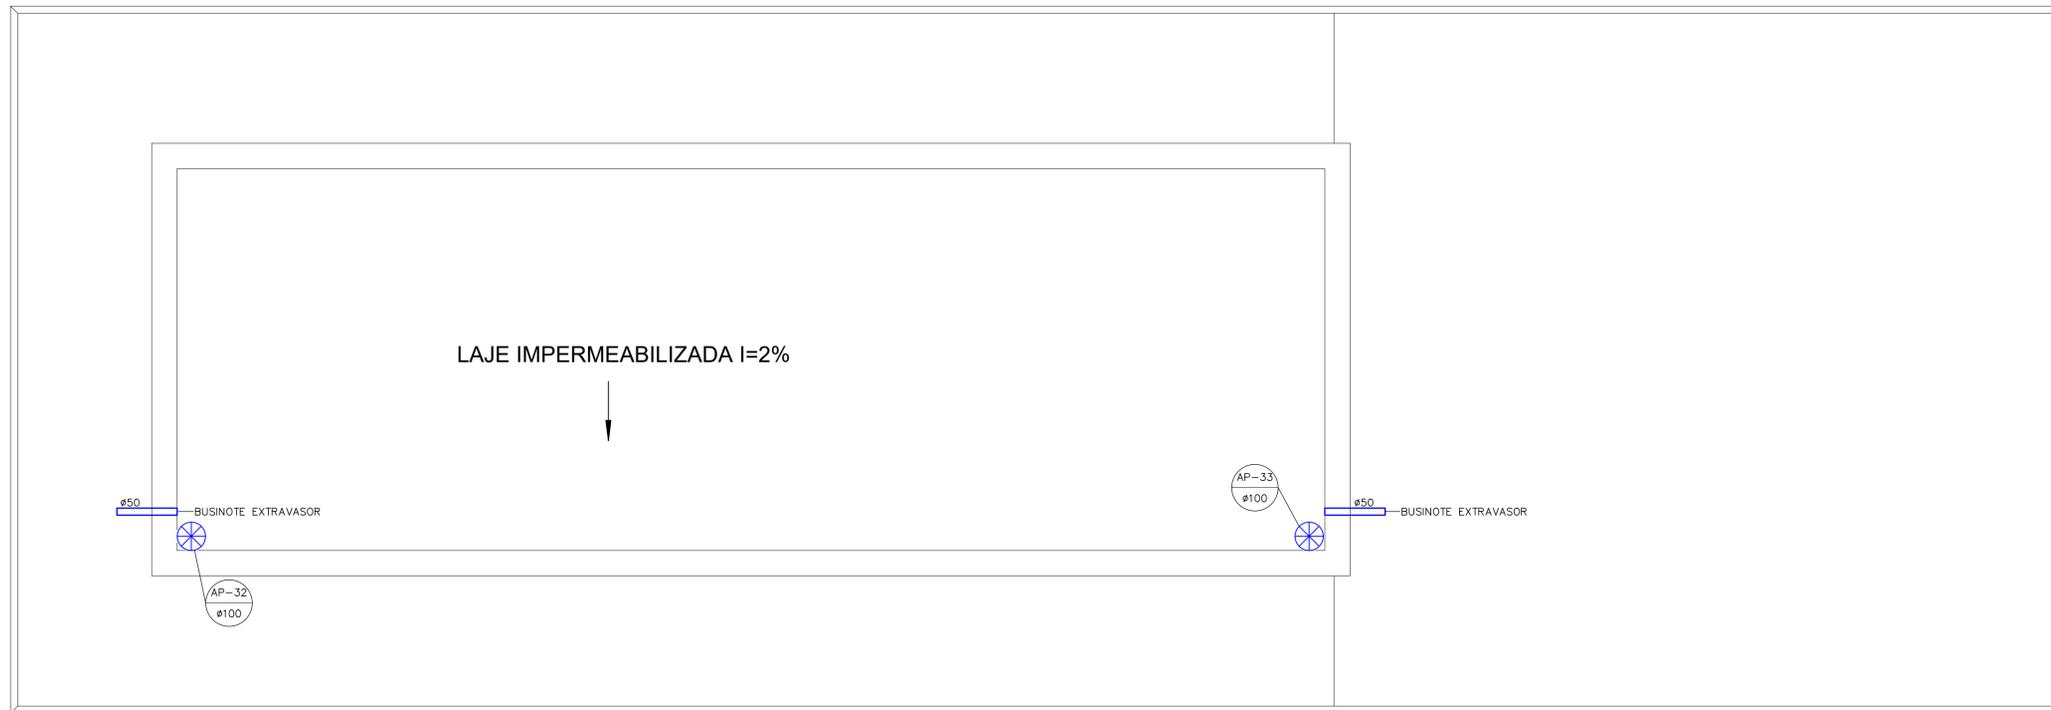

PLANTA BAIXA TÉRREO
RESÍDUOS E LAVAGEM

ESCALA 1/25

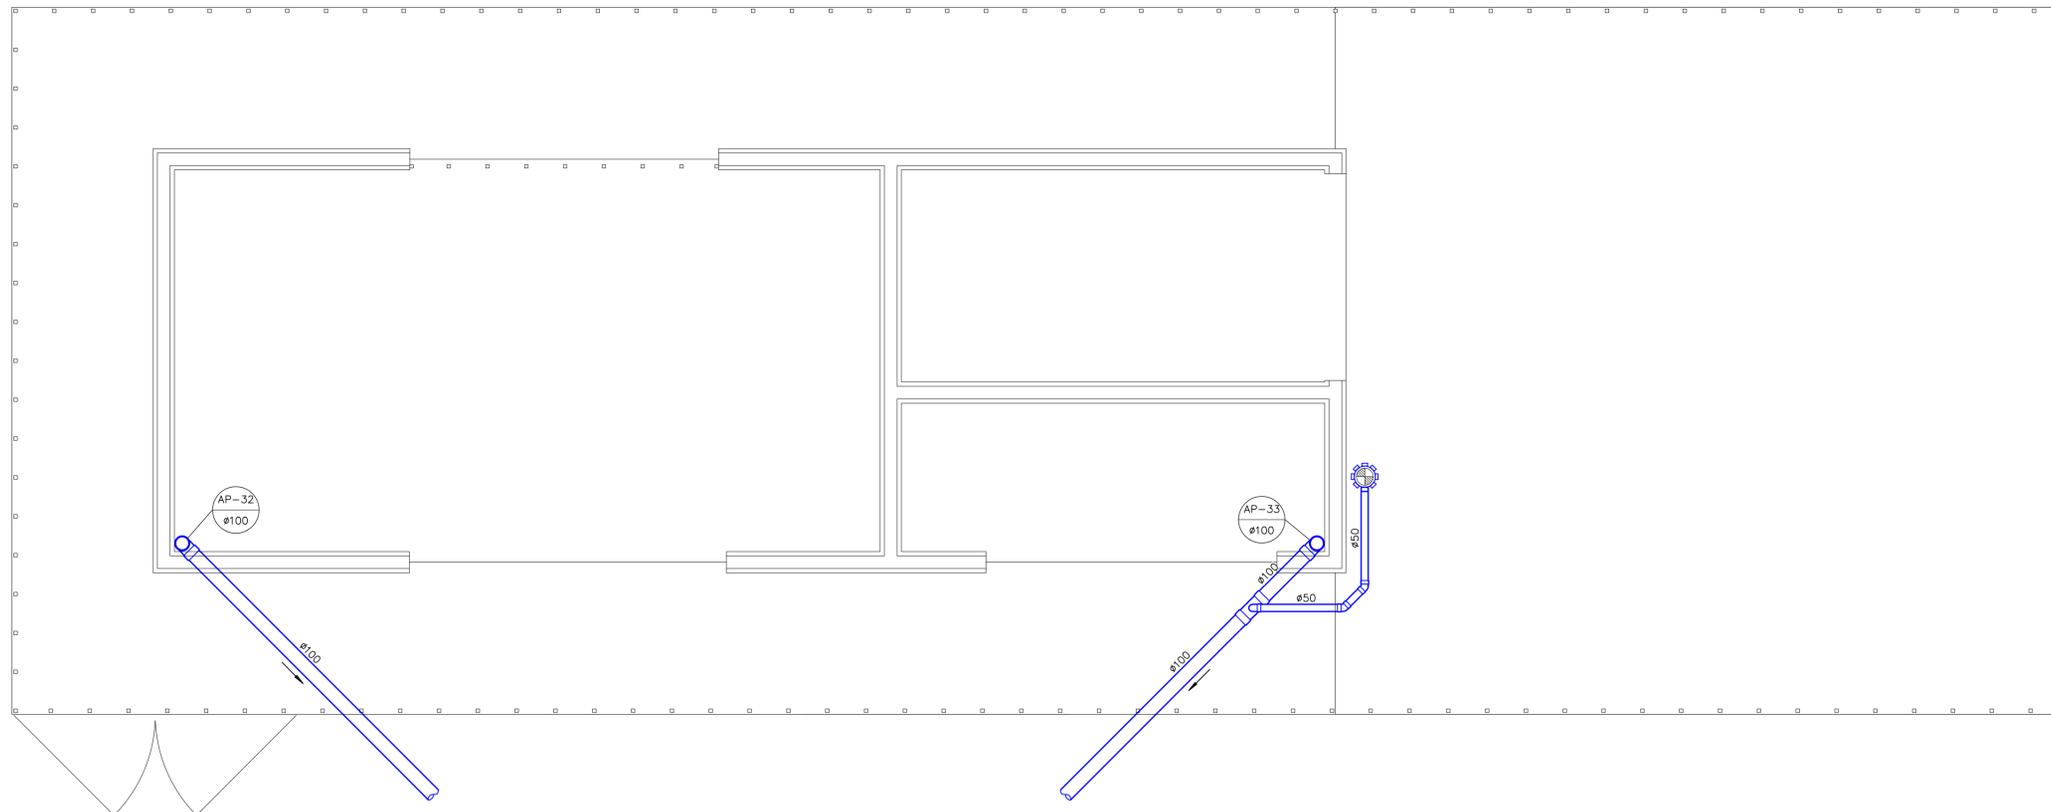

NOTAS

1. A TUBULAÇÃO NÃO FICARÁ SOLIDÁRIA À ESTRUTURA DO PRÉDIO.
2. NAS INSTALAÇÕES APARENTES FIXAR OS TUBOS COM BRAÇADEIRAS LISAS.
3. A VEDAÇÃO DOS TUBOS SERÁ FEITA COM ANEL DE BORRACHA OU ADESIVO.
4. TUBOS COM DIÂMETRO ATÉ 75mm TERÃO INCLINAÇÃO MÍNIMA DE 2%.
5. TUBOS COM DIÂMETRO ACIMA DE 75mm TERÃO INCLINAÇÃO MÍNIMA DE 1%.
6. A TUBULAÇÃO ENTERRADA TERÁ RECOBRIMENTO MÍNIMO DE 0,30m.
7. OBSERVAR AS ORIENTAÇÕES E ESPECIFICAÇÕES DE MATERIAIS DO MEMORIAL DESCRITIVO.

LEGENDA

-  REDE DE DRENAGEM PLUVIAL EM PVC.
-  RALO HEMISFÉRICO EM FERRO FUNDIDO TIPO 'ABACAXI'.
-  CAIXA SIFONADA EM PVC Ø150x150x50.
-  INDICAÇÃO DE COLUNA DA PRUMADA VERTICAL.



<small>OBRA</small> HOSPITAL LUIZ EDUARDO MAGALHÃES AVENIDA BRASÍLIA S/N, LUIZ EDUARDO MAGALHÃES-BA		<small>NOVEMBRO 2019</small>
<small>PROJETO</small> ESGOTO SANITÁRIO E PLUVIAL		
<small>PLANTA</small> RESÍDUOS E LAVAGEM		<small>ESCALA</small> 1/25
<small>PROJETISTA</small> ENGº BRUCINEI FARIAS DA SILVA CONFEA: 50076961-3 / CREA: 15430-BA TEL: (71) 3237-6783, E-MAIL - brucinei@terra.com.br		<small>DESENHO</small>  HLEM-RSD-EG-1
<small>DESENHISTA</small> FRANKLIN	<small>REVISÃO</small> RV-0	